

FORNITURA E POSA IN OPERA DI ARREDI TECNICI
DA LABORATORIO PER IL NUOVO
CRU_CENTRO RICERCA UNIVERSITARIA





UNIVERSITA' DI CAMERINO
AREA EDILIZIA MANUTENZIONI E
SICUREZZA

Responsabile Unico del Procedimento:
Ing. Gian Luca Mancini

Coordinamento Progetto:
prof. Graziano Leoni

Progettazione:
genio: Elena Magliani

Collaboratori:
Ing. Giuseppe Rossi
genio: Irene Pizzi
Ing. Stefano Caracciolo

ELABORATO:
F 0 0 6 (0)

Progetto esecutivo


Sicurezza

Planimetria organizzazione del cantiere

SCALA

1:200 22.06.2020

PLANIMETRIA VIABILITA' E SEGNALETICA DI CANTIERE

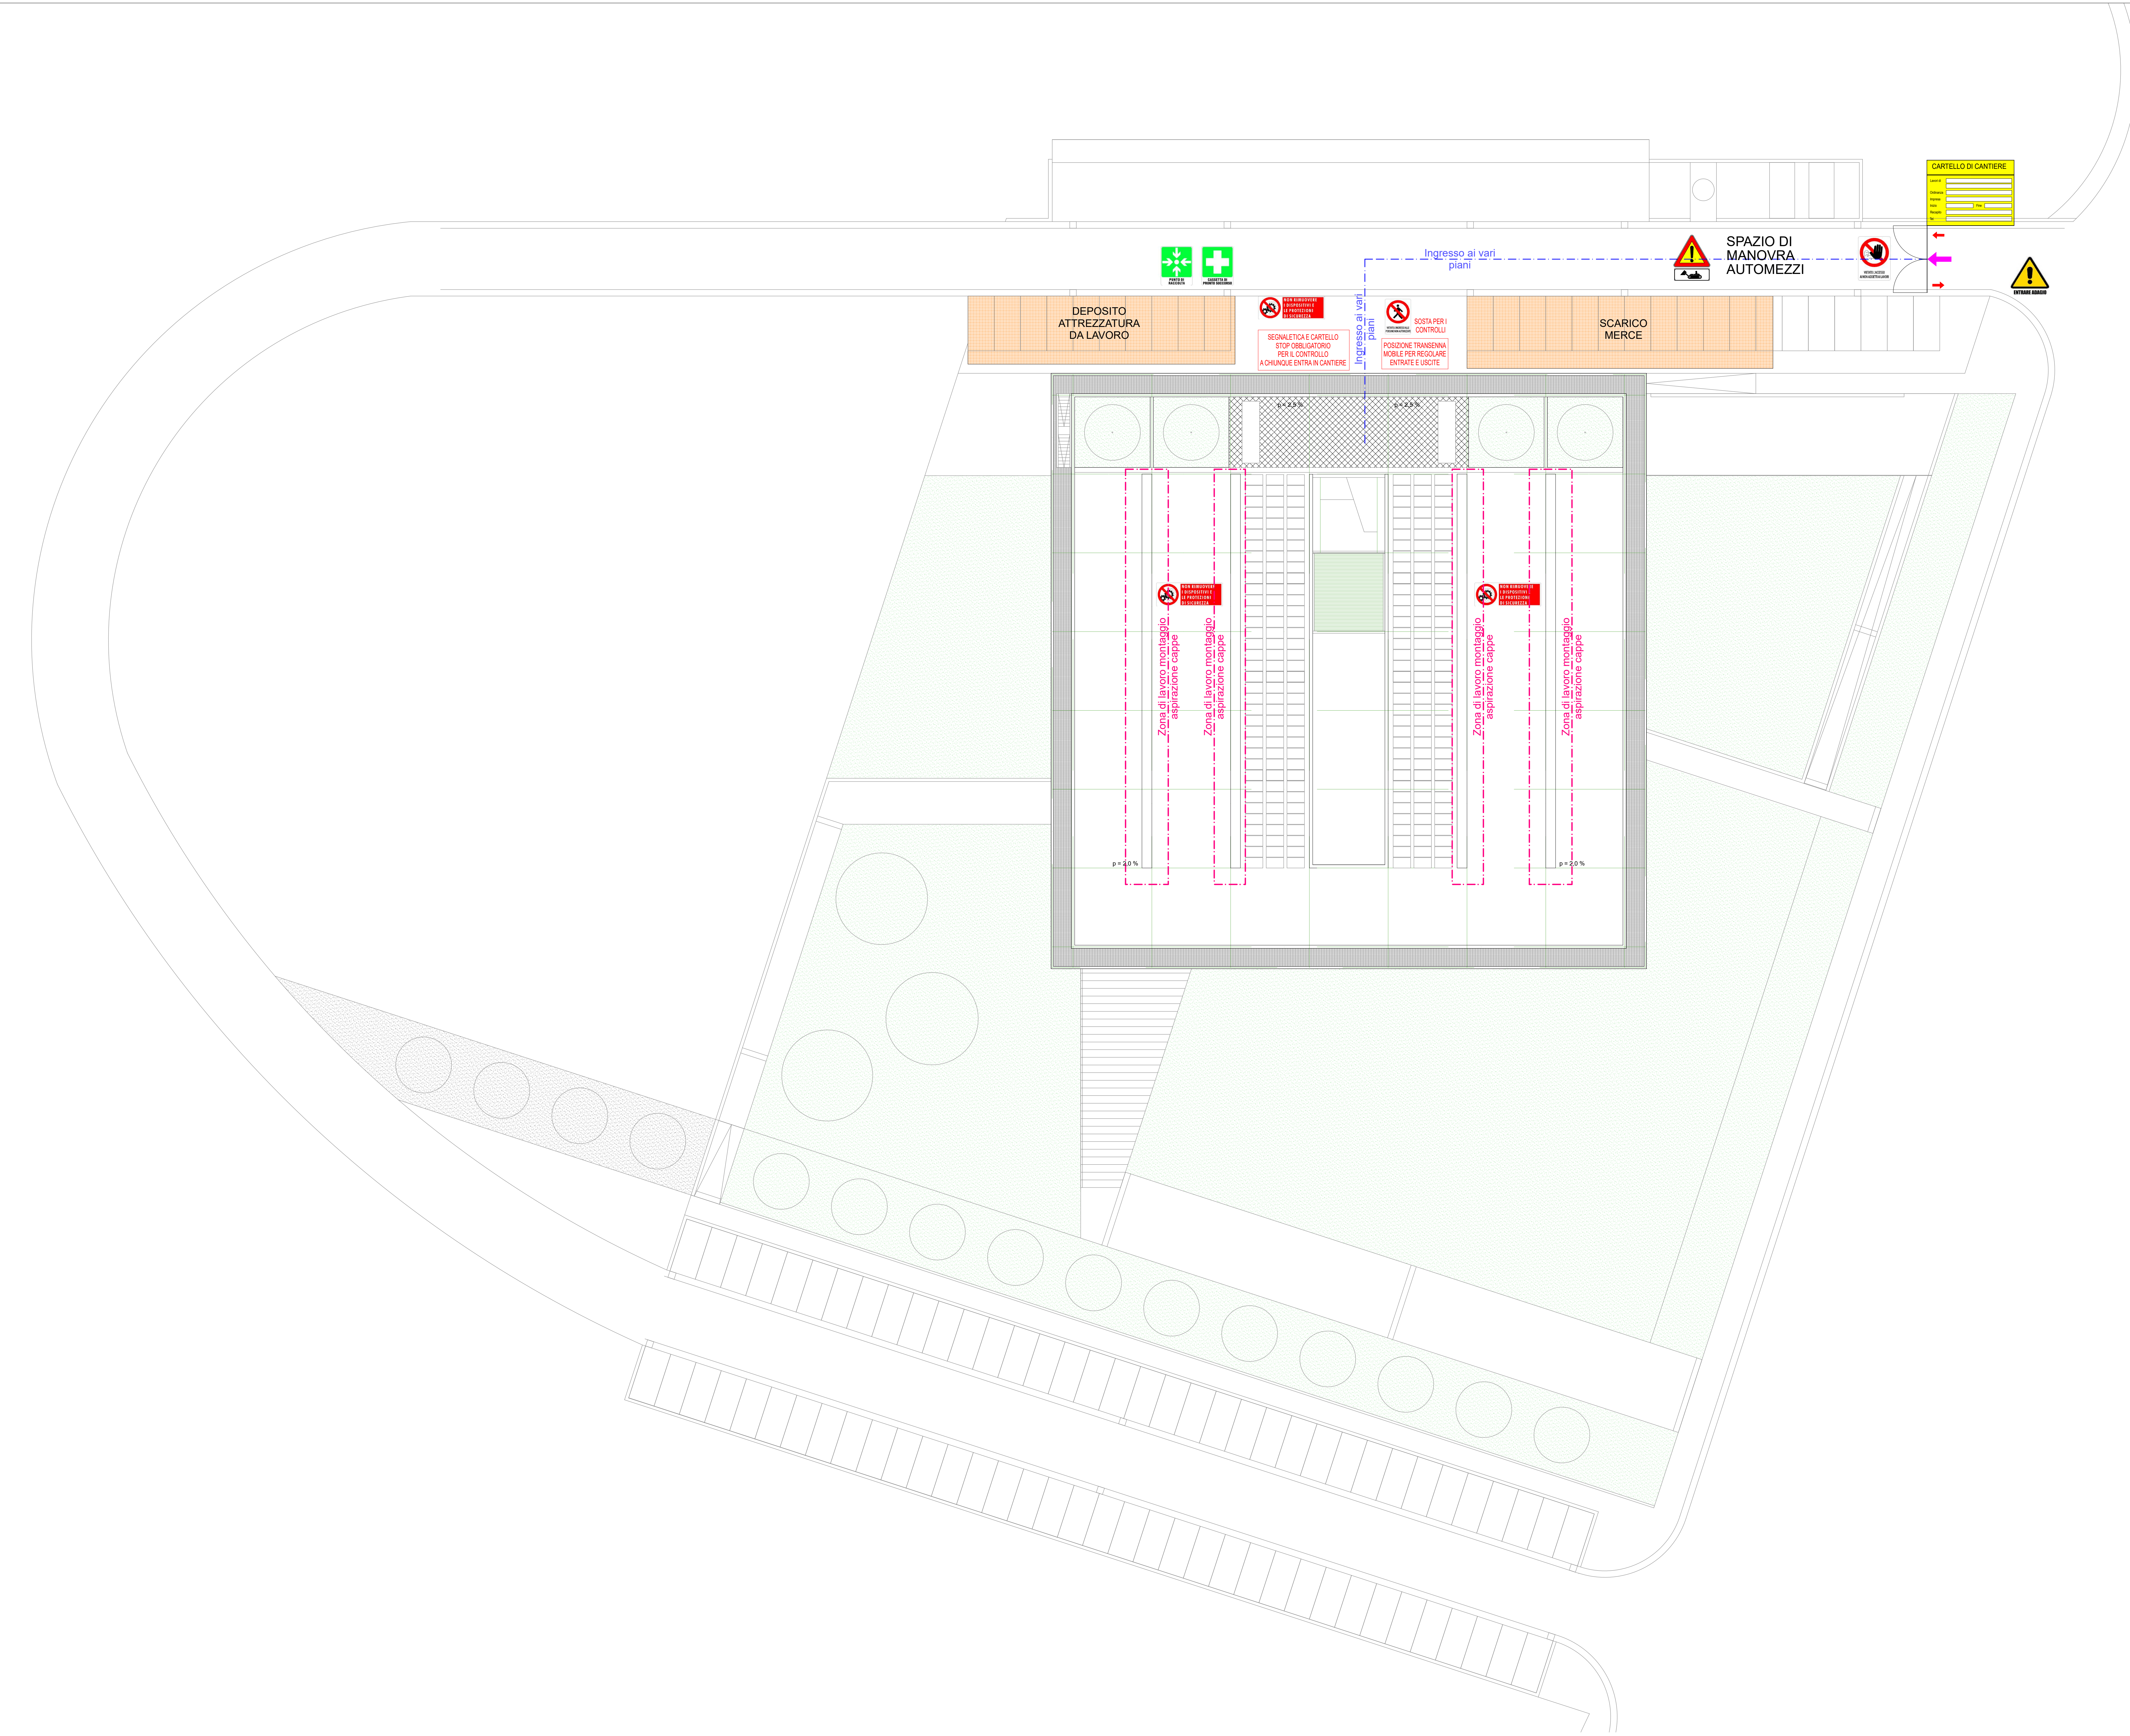

LEGENDA

APPRESTAMENTI	
SIMBOLO	DESCRIZIONE
	RECINZIONE ZONE DI STOCCAGGIO MATERIALI
	TETTOIA DI PROTEZIONE ZONA DI LAVORAZIONE
	DELIMITAZIONE BARRIERA ANTI POLVERE DEL TIPO LEGNO/LAMIERA
	RECINZIONE GENERICA DEL TIPO PALETTO/RETE METALLICA
	DELIMITAZIONE PERCORSO PEDONALE NEW JERSEY PLASTICA 100X70X40
	W.C. DI TIPO CHIMICO 110X110X h.230
	QUADRO ELETTRICO DI CANTIERE
	CANCELLO DI ACCESSO AL CANTIERE
	RETE PLASTICA h.100 cm
	BARACCAMENTI (locali uso refettorio/ufficio/spogliatoio)
	DELIMITAZIONE AREA CANTIERE PALETTO IN LEGNO/RETE PLASTICA
	BASAMENTO IN CLS PER GRU A TORRE
	ZONA STOCCAGGIO PONTEGGIO
	POSTAZIONE DI LAVORO SEGA CIRCOLARE
	SILOS PER MATERIALE DA COSTRUZIONE
	CONTAINER PER STOCCAGGIO E TRASPORTO RIFIUTI
	RAGGIO DI AZIONE DELLA GRU A TORRE (40/45 metri)
	ANCORAGGIO PONTEGGIO
	MANTOVANA DI PROTEZIONE
	PONTEGGIO DI TIPO "PREFABBRICATO"
	DELIMITAZIONE CON PALETTO IN FERRO E RETE PLASTICA ARANCIO
	MASSICIATA INERTE IN PIETRISCO
	RECINZIONE MODULARE PREFABBRICATA 3.50 x 2.00 mt CON BASE IN CLS DI ANCORAGGIO

SEZIONE	
SIMBOLO	DESCRIZIONE
	PROFILO NATURALE DEL TERRENO
	PROFILO DI SCAVO DELLA QUOTA DI FONDAZIONE
	PROFILO DI PROGETTO DOPO I RINTERRI

SEGNALETICA	
SIMBOLO	DESCRIZIONE
	CARTELLO AVVERTIMENTO ENTRARE - USCIRE ADAGIO
	CARTELLO PERICOLO USCITA AUTOCARRI
	CARTELLO AVVERTIMENTO STRADA A DOPPIO SENSO
	CARTELLO AVVERTIMENTO PERICOLO ELETTRICO
	CARTELLO DIVIETO DIVIETO AI NON ADDETTI AI LAVORI
	CARTELLO OBBLIGO LIMITE DI VELOCITÀ 10 KM/h
	CARTELLO INDICAZIONE PASSAGGIO PEDONI
	CARTELLO OBBLIGO AVVERTENZE DI SICUREZZA
	CARTELLO SALVATAGGIO USCITA DI SICUREZZA
	CARTELLO SALVATAGGIO DIREZIONE USCITA DI SICUREZZA
	CARTELLO SALVATAGGIO PUNTO DI RACCOLTA
	CARTELLO SALVATAGGIO CASSETTA DI MEDICAZIONE
	CARTELLO ANTINCENDIO ESTINTORE
	CARTELLO GENERICO ZONA PARCHEGGIO
	CARTELLO AVVERTIMENTO LIMITE DI SICUREZZA
	CARTELLO AVVERTIMENTO MACCHINE IN MOVIMENTO
	CARTELLO AVVERTIMENTO CARICHI SOSPESI
	CARTELLO INDICAZIONI DEL CANTIERE
	CARTELLO DI PRESCRIZIONE CARTELLO CON PRESCRIZIONE INERENTI PERICOLI IN CANTIERE DA AFFIGGERE FRONTE PONTEGGIO
	CARTELLO AVVERTIMENTO BONIFICA ORDIGNI BELLICI

PERCORSI	
SIMBOLO	DESCRIZIONE
	VIABILITA' MEZZI D' OPERA
	PERCORSO D'ESODO
	DIREZIONE DI MARCIA
	VIABILITÀ ESTERNA CANTIERE

SIMBOLOGIA GENERICA	
SIMBOLO	DESCRIZIONE
	CORPO DI FABBRICA
	ACCESSO PEDONALE
	ACCESSO CARRABILE
	DELIMITAZIONE DEL TIPO PALETTO/RETE METALLICA
	MEZZO D'OPERA
	USCITA PEDONALE DI EMERGENZA
	STOCCAGGIO MATERIALE INERTE
	STOCCAGGIO MATERIALE CONFEZIONATO (cementi, malte o similari)
	STOCCAGGIO CASSEFORMI
	STOCCAGGIO MATERIALE DA COSTRUZIONE(pignatte,laterizi,blocchi o similari)
	AREA INTERESSATA DALLA CANTIERIZZAZIONE
	ACCESSO AL PONTEGGIO
	ACCESSO AL FABBRICATO
	POZZETTO DI ISPEZIONE ED ALLACCIO LINEA IDRICA
	POZZETTO DI ISPEZIONE ED ALLACCIO LINEA ELETTRICA

IMPIANTI	
SIMBOLO	DESCRIZIONE
	UTILIZZATORI LINEA IDRICA
	LINEA DI SCARICO A TERRA
	CAVIDOTTO ANCORATO ALLA RECINZIONE PER ALIMENTAZIONE GENERALE
	CAVIDOTTO PER ALIMENTAZIONE DEI QUADRI DI DERIVAZIONE
	SISTEMA DI DISPERSIONE A TERRA
	TUBAZIONE IDRICA PER ADDUZIONE DI ACQUA NON POTABILE AD USO CANTIERE INTERRATA CON PROFONDITÀ DI -0.50 cm
	PUNTO DI ATTACCO DELLA LINEA ELETTRICA ED IDRICA DA CANTIERE DI PROPRIETÀ DEL GESTORE
	SCATOLA DI DERIVAZIONE LINEA ELETTRICA PER ATTREZZATURA DA CANTIERE
	QUADRO ELETTRICO DI CANTIERE
	TRATTO DI RETE ELETTRICA INTERRATA AD UNA PROFONDITÀ DI -0.50 cm